


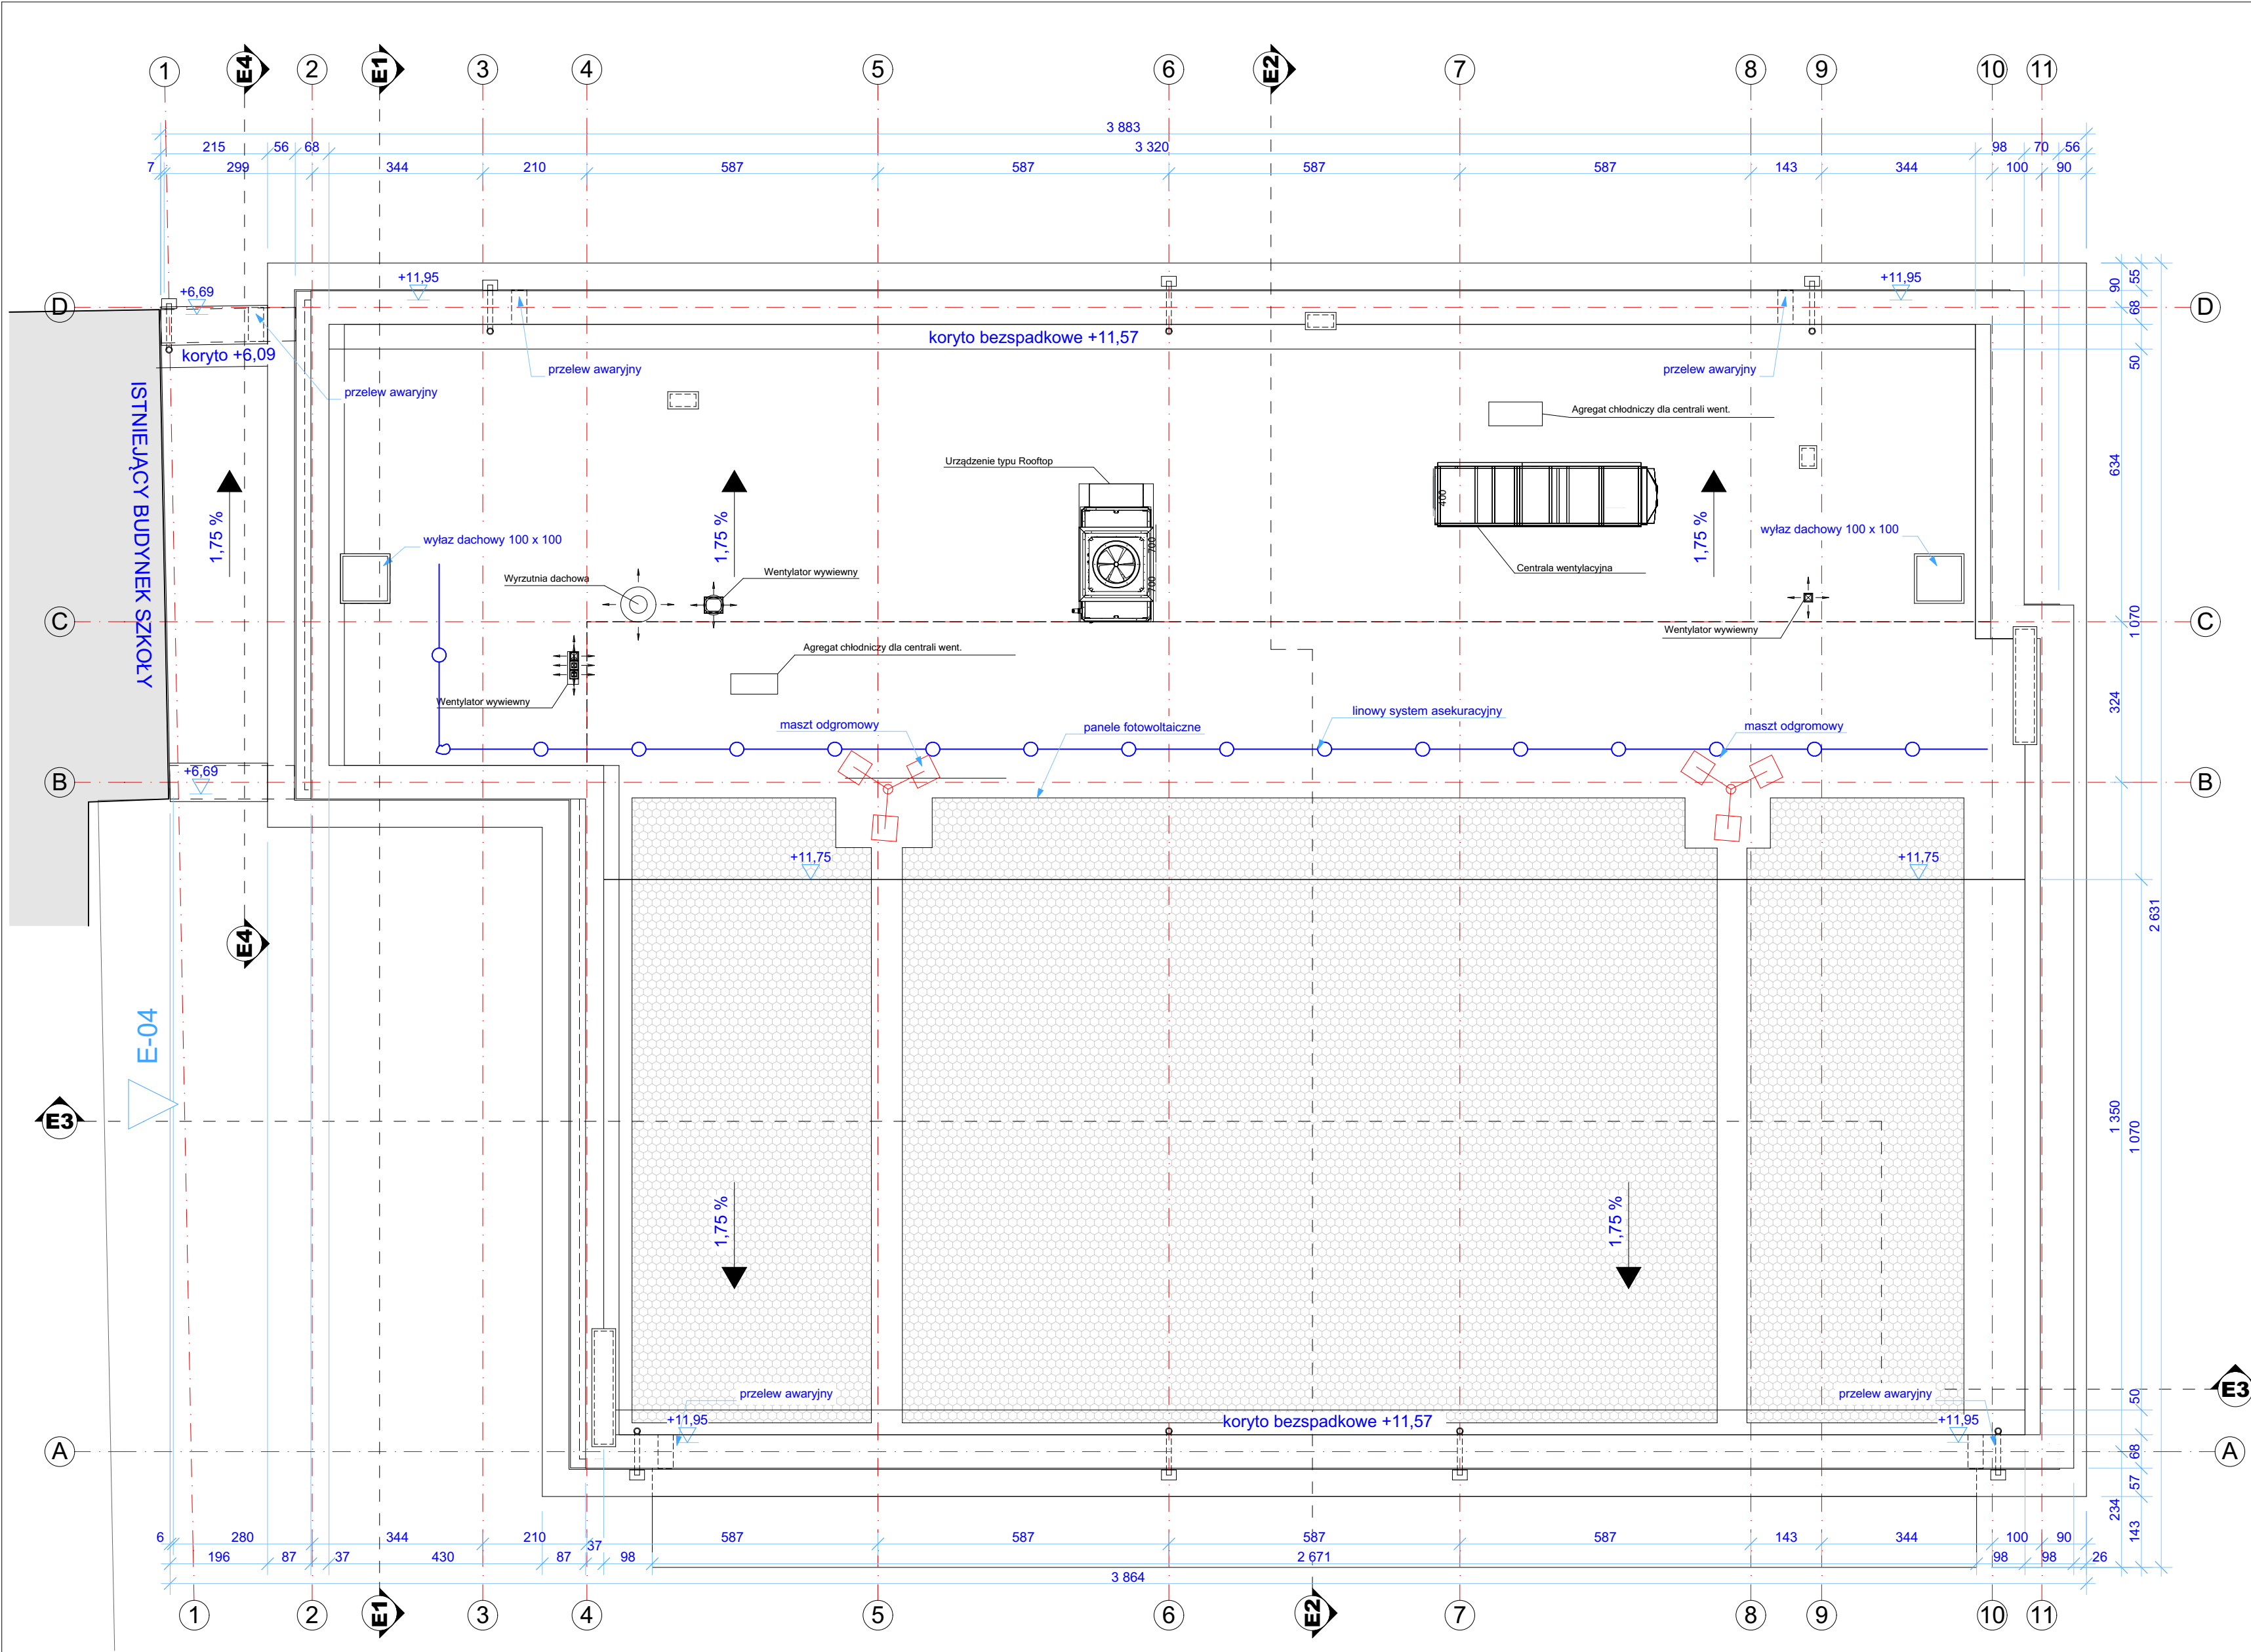

INWESTOR:		Powiat Buski	
		al. Mickiewicza 15, 28-100 Busko - Zdrój	
INWESTYCIJA:			
Rozbudowa budynku Zespołu Szkół Techniczno-Informatycznych w Busku-Zdroju o: salę gimnastyczną, budowa elementów małej architektury oraz utwardzeń, rozbiórka: sali gimnastycznej, czterech budynków garaży, elementów małej architektury oraz utwardzeń, rozbiórka zewnętrznej instalacji wodociągowej, kanalizacji deszczowej oraz teletechnicznej. Budowa przyłączy oraz zewnętrznych instalacji: wodociągowej, kanalizacji sanitarnej i deszczowej oraz instalacji elektrycznej			
al. Mickiewicza 23, 28-100 Busko-Zdrój, J. ewidencyjna: 260 011, 4 Busko-Zdrój, obrob: 0009, dz. nr 121/11, 121/15, 121/16, 122/1, 122/6			
PROJEKTANT:	UPRAWNIENIA NR:	PODPIS:	
Krzysztof Stętkiewicz	DO PROJ. B.O. W SPECJALN. ARCH.	MPDIA/034/2003	
mgr inż. architekt			
Magdalena Dorobisz	UPRAWNIENIA NR:	41/SŁOKK/2017	
mgr inż. architekt	DO PROJ. B.O. W SPECJALN. ARCH.		
OPRACOWAŁ:	NR PROJEKTU:	BRANŻA:	REW:
		AB.5	
SKALA: 1:100	FORMAT: A2	KREŚLIŁ: KS	DATA: VI 2026 AR
TYTUŁ RYSUNKU:		NR STRONY:	
Rzut dachu			