




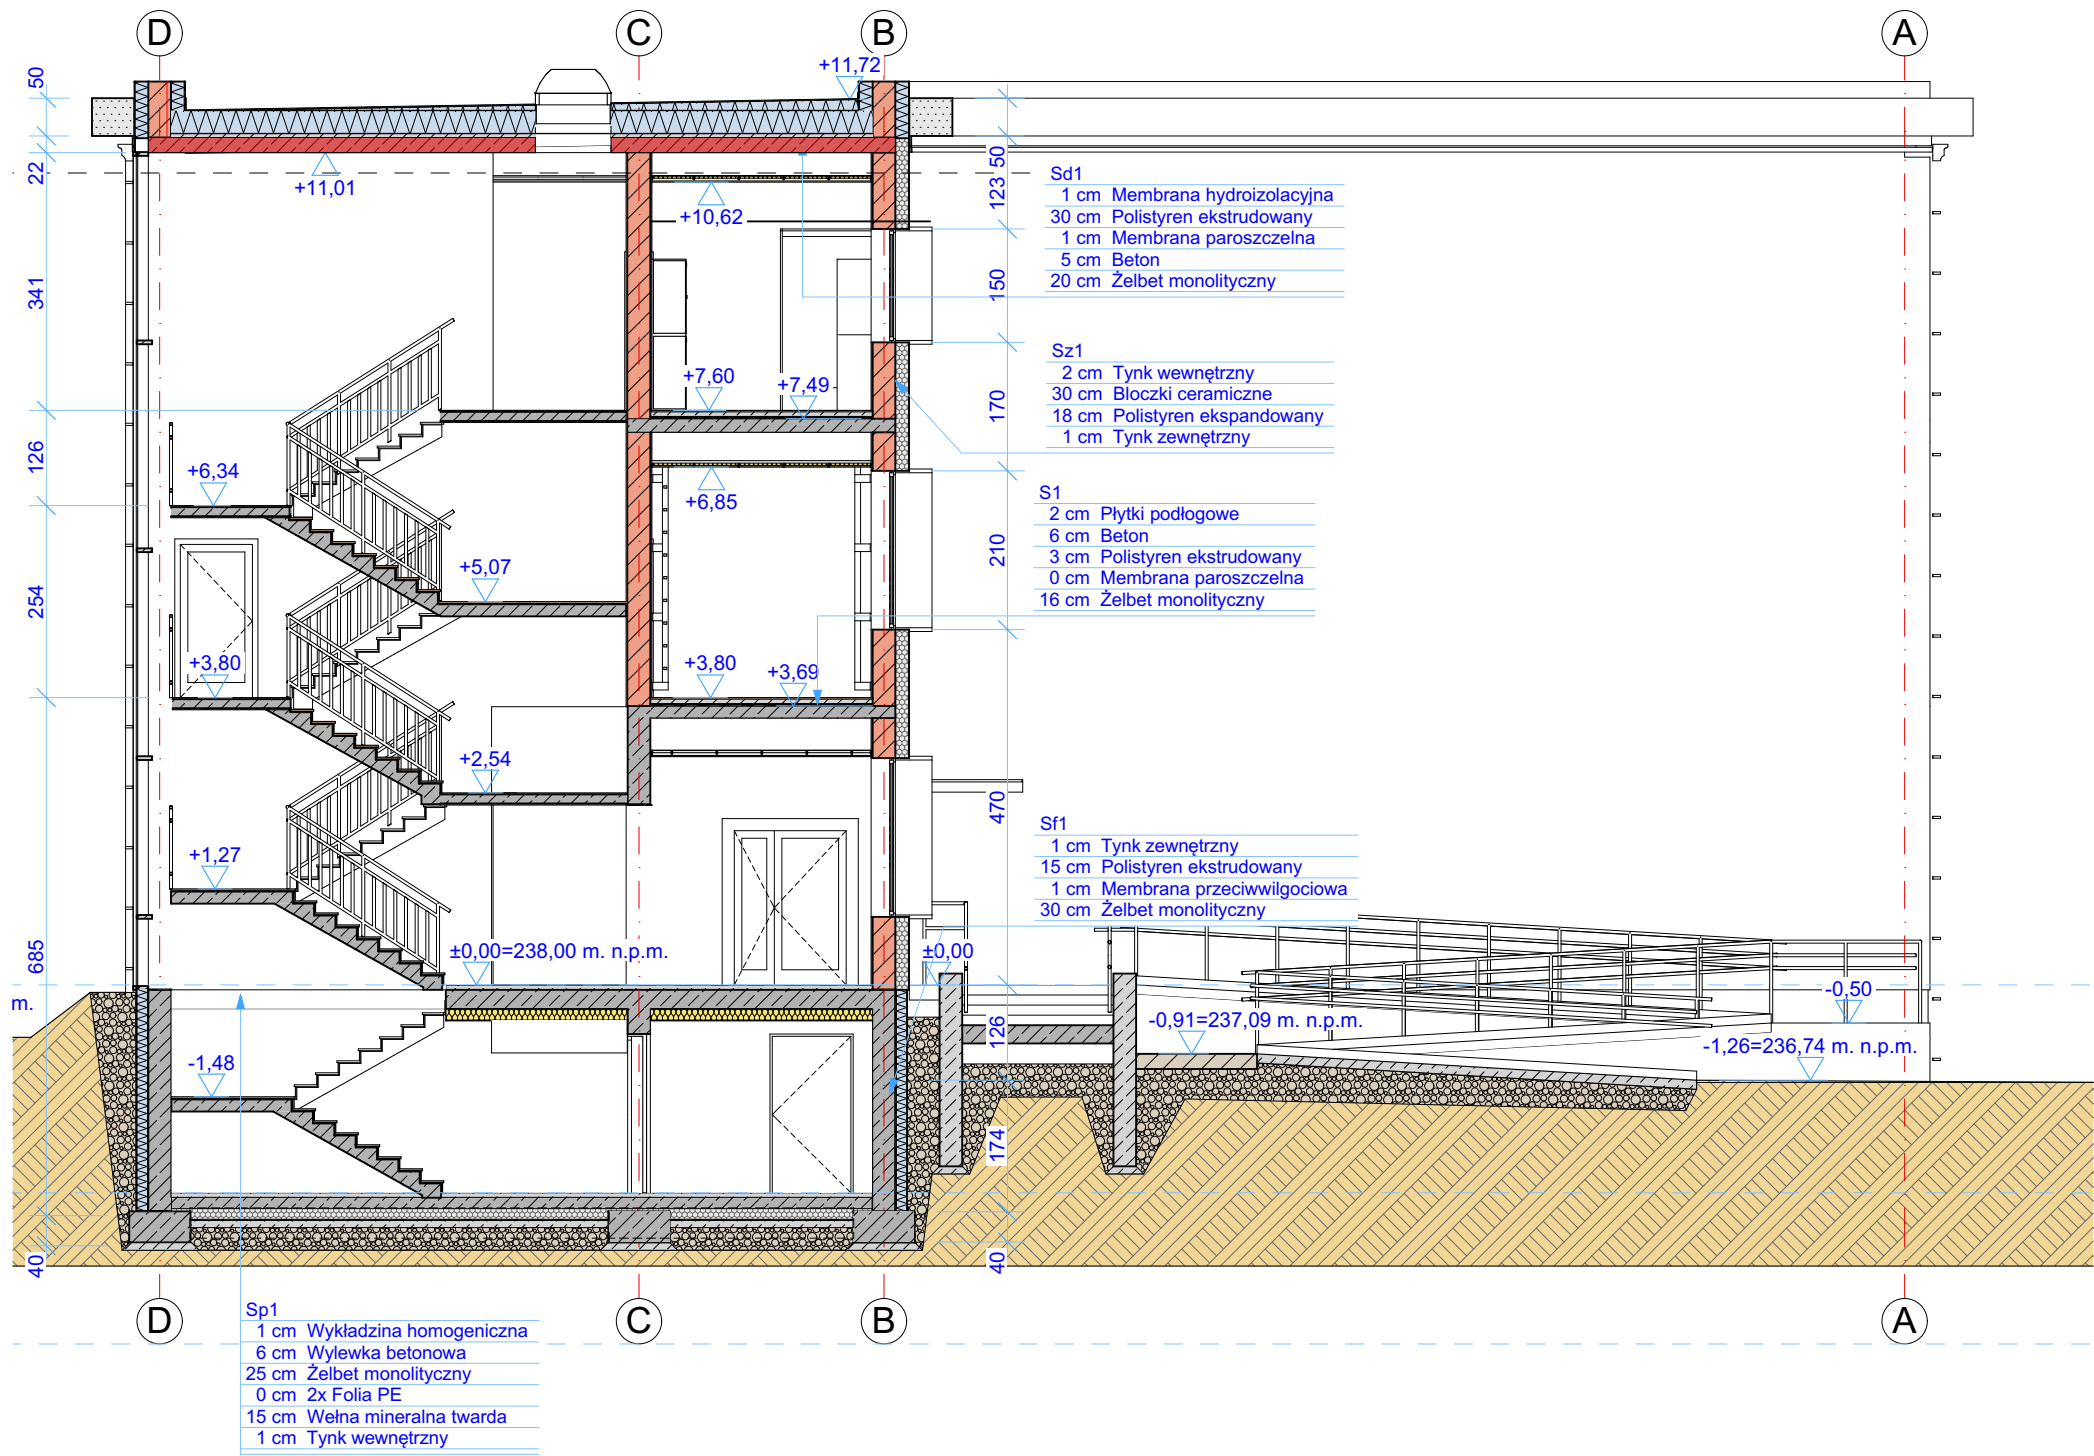


E1 Przekrój E1 1:100

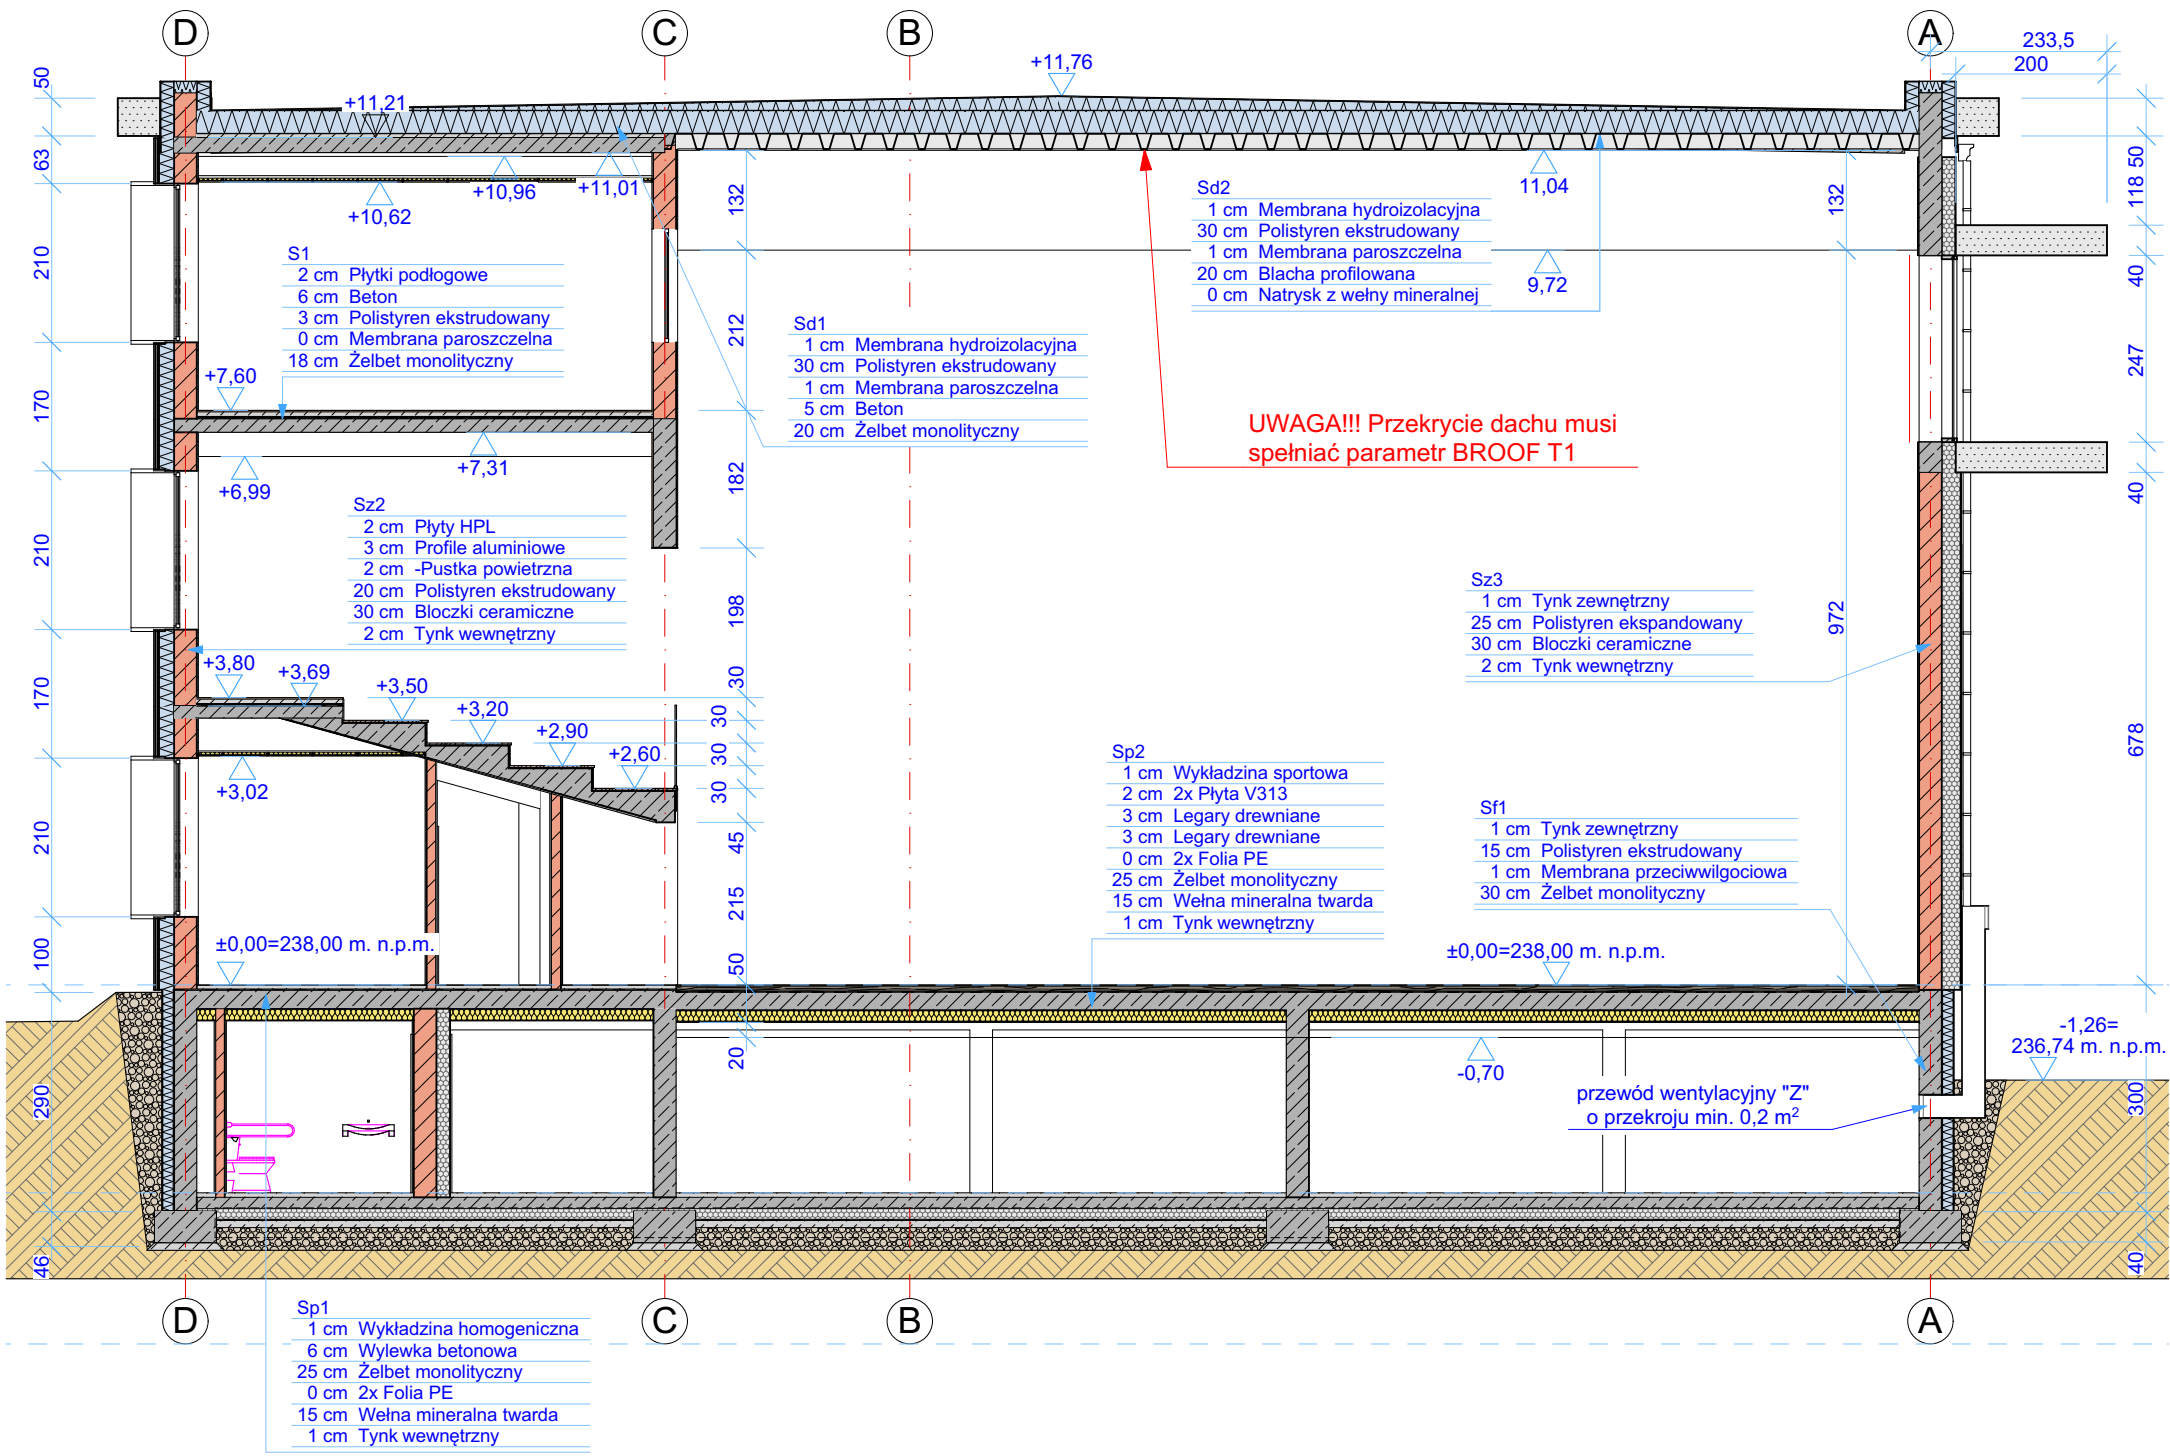

E2 Przekrój E2 1:100

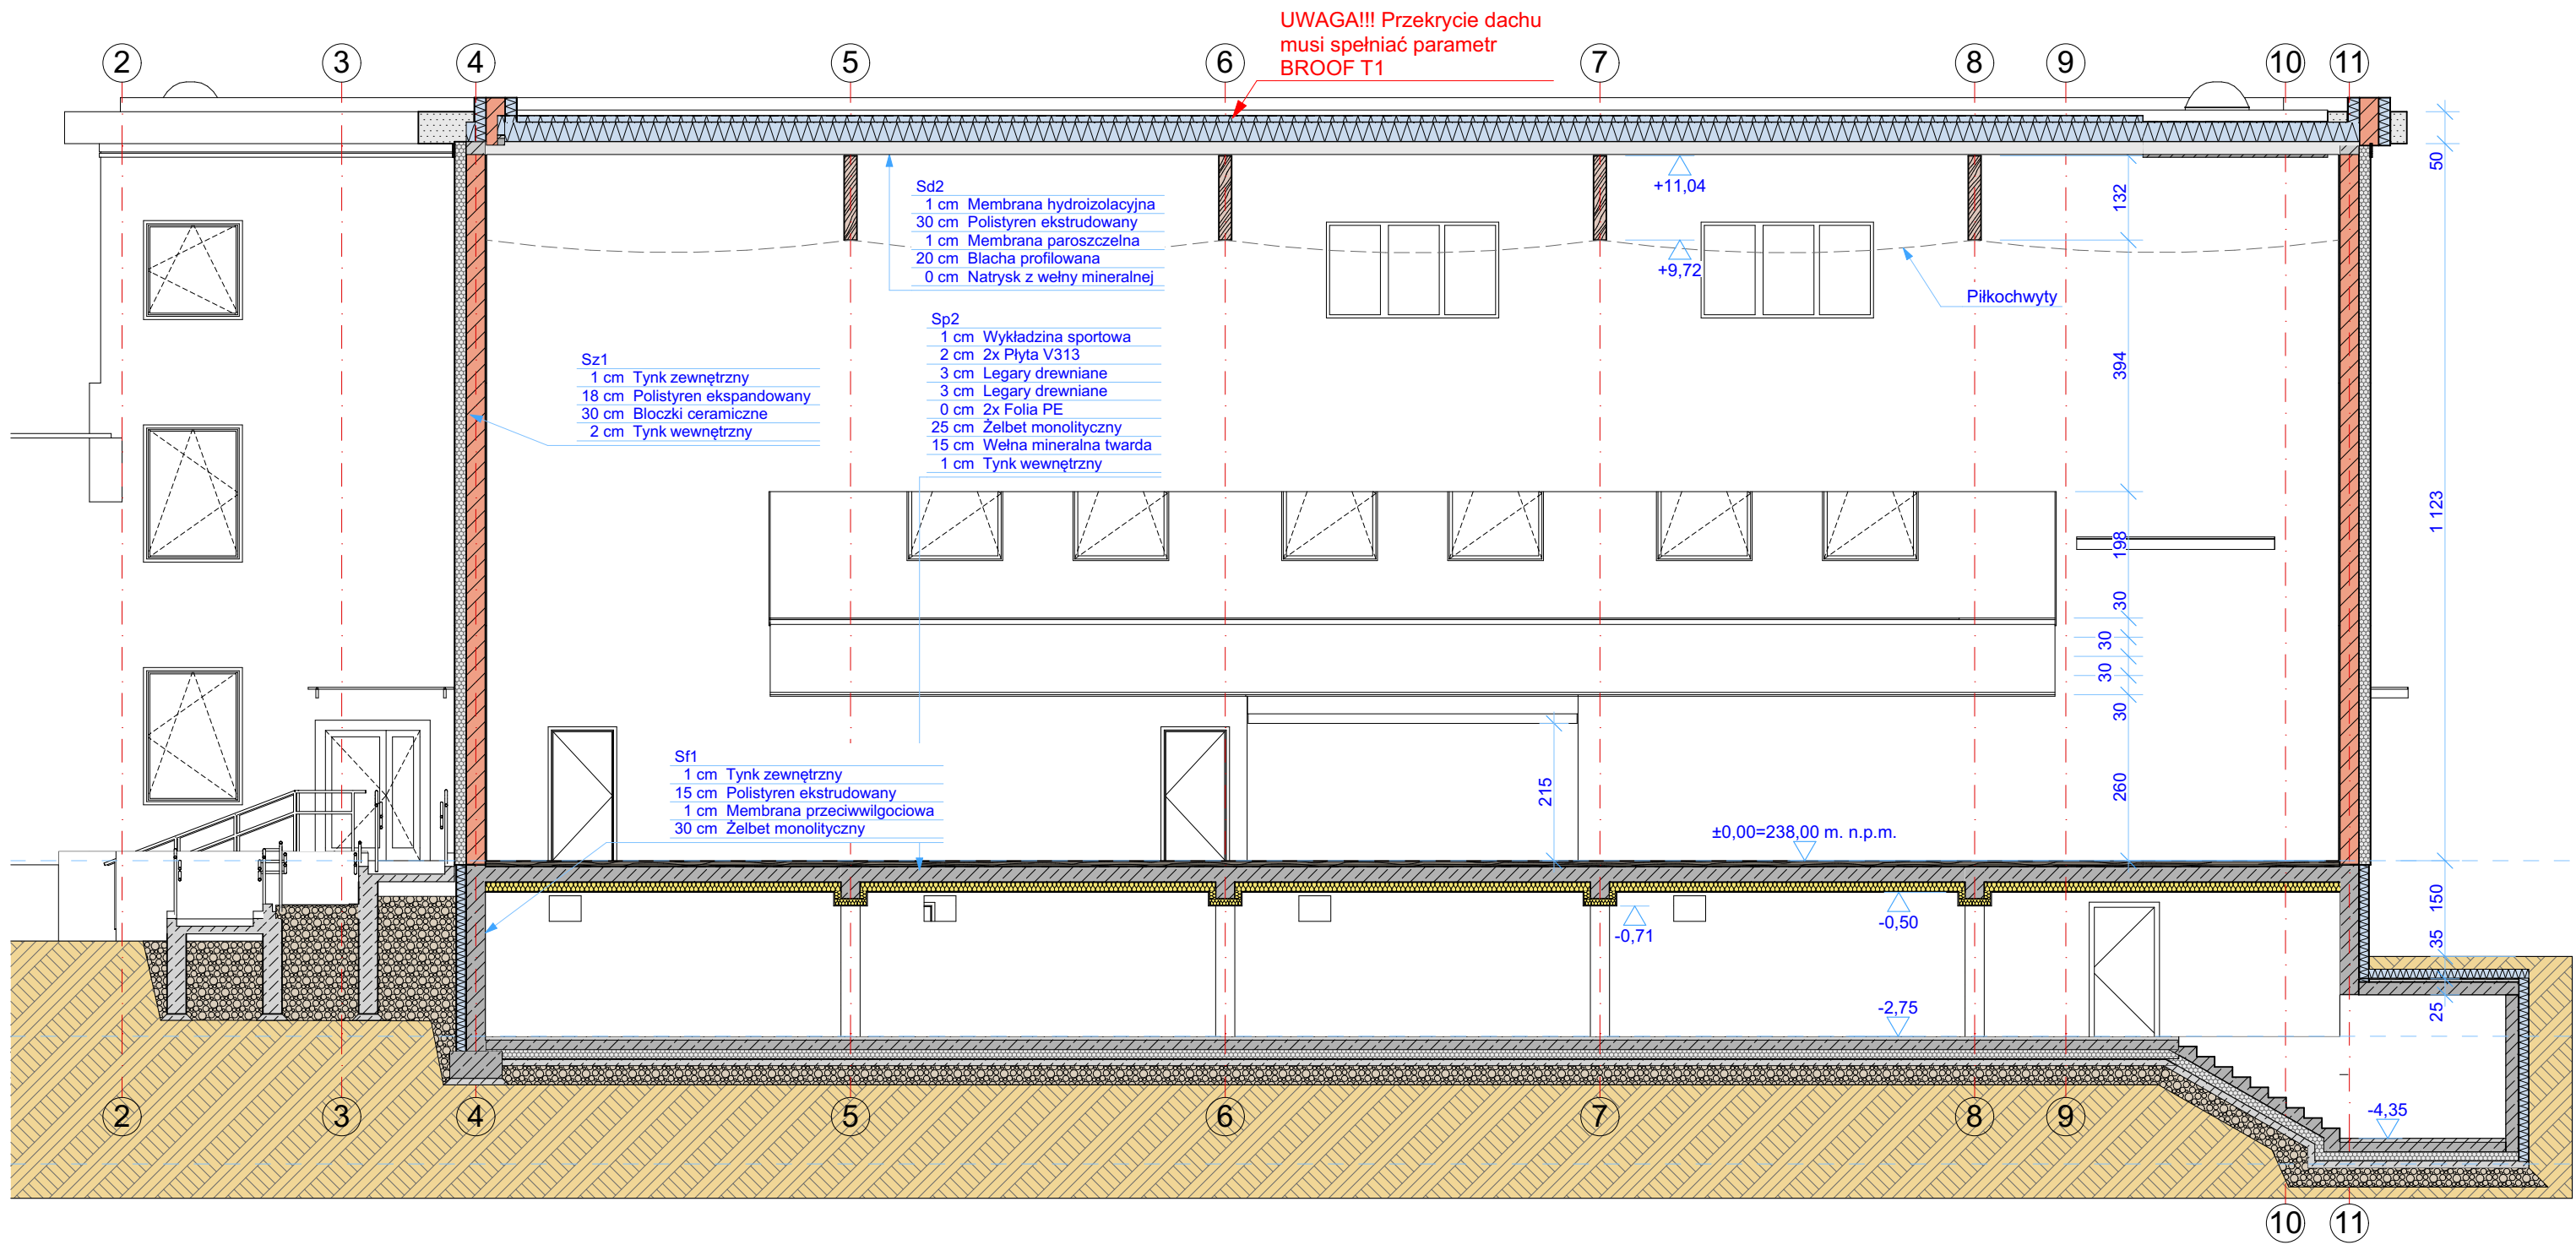

E3 Przekrój E3 1:100

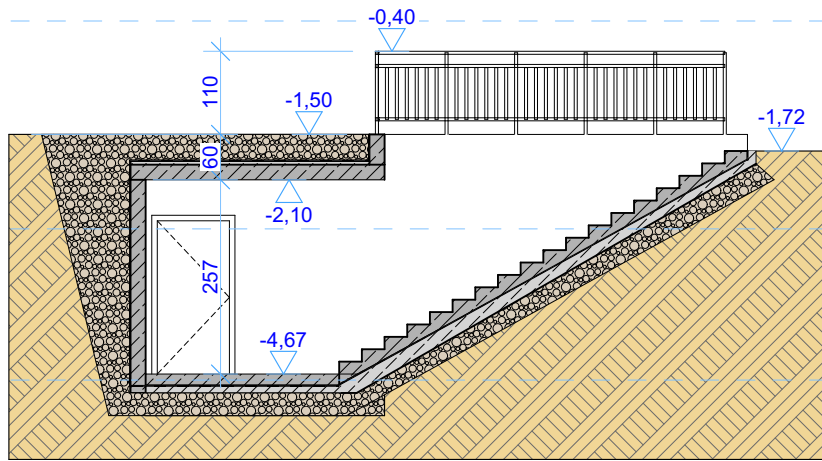

INWESTOR:		Powiat Buski	
		al. Mickiewicza 15, 28-100 Busko - Zdrój	
INWESTYCJA:		Rozbudowa budynku Zespołu Szkół Techniczno-Informatycznych w Busku-Zdroju o salę gimnastyczną, budowa elementów małej architektury oraz utwardzeń, rozbiórka: sali gimnastycznej, czterech budynków garaży, elementów małej architektury oraz utwardzeń, rozbiórka zewnętrznej instalacji wodociągowej, kanalizacji deszczowej oraz teletechnicznej. Budowa przyłączy oraz zewnętrznych instalacji: wodociągowej, kanalizacji sanitarnej i deszczowej oraz instalacji elektrycznej	
PROJEKTANT:		al. Mickiewicza 23, 28-100 Busko-Zdrój, J. ewidencyjna: 260101, 4 Busko-Zdrój, obrebn: 0009, dz. nr 12/1/1, 12/1/5, 12/1/6, 12/2/1, 12/2/6	
Krzysztof Stętkiewicz		UPRAWNIENIA NR: DO PROJ. B.O. W SPECJALN. ARCH. MP/CIU/034/2003	
Magdalena Dorobisz		UPRAWNIENIA NR: DO PROJ. B.O. W SPECJALN. ARCH. 41/SŁOKK/2017	
OPRACOWAŁ:		NR PROJEKTU:	
		BRANŻA:	
SKALA: 1:100		FORMAT: A2	
TYTUŁ RYSUNKU: Przekroje		DATA: VI 2026	
		REV. AB.6	
		NR STRONY:	