
 
 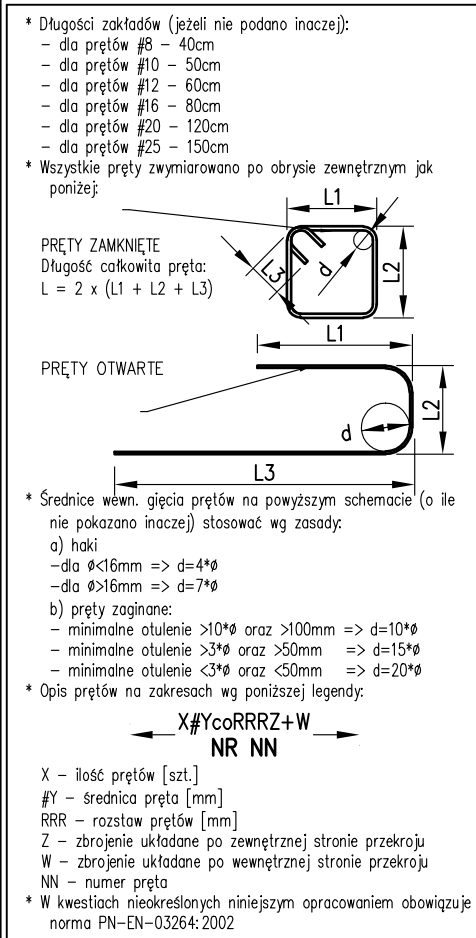


[300x1710]
skala 1:50



[300x500]
skala 1:50



NR 15.	#12	205 $\frac{2890}{2890}$
NR 16.	#25	205 $\frac{2890}{2890}$



AWG INWESTYCJE Sp. Z O.O.
ul. Sołtysowska 10G/9
31-589 Kraków

Rozbudowa budynku Zespołu Szkół Techniczno-Informatycznych w Busku-Zdroju o sale gimnastyczne, budowa elementów malarstwa architektury oraz utwardzeń, rozbiórka: sale gimnastycznej, czterech budynków garaży, elementów malarstwa architektury oraz utwardzeń, rozbiórka zewnętrznej instalacji wodociągowej, kanalizacji deszczowej oraz teletechnicznej, budowa przyłączy oraz wewnętrznych instalacji: wodociągowej, kanalizacji sanitarnej i deszczowej oraz instalacji elektrycznej

al. Mickiewicza 23, 28-100 Busko-Zdr6
jedn. 260101_4 Busko-Zdr6j obr. 0009
dz. 121/1, 121/5, 121/6, 122/1, 122/6

INWESTOR
Powiat Buski
al. Mickiewicza 15
28-100 Busko-Zdr.

PROJEKTANT
mgr inż. Waldemar
nr ewid. PDK/004

ZESPÓŁ PROJEKTOWY
mgr inż. Dawid Plewa
mgr inż. Mateusz Frydrysiak
Paweł Łuczkiwicz

TYTUŁ RYSUNKU

ZBROJENIE BELEK NAD I PIETREM

KZ.A-08

BRANŽA
KONSTRUKC.IA

SKALA
WG RYC

DATA	08 2025
------	---------

OTULINA ZBROJENIA:
POWIERZCHNIE STYKAJĄCE SIĘ Z GRUNTEM DOLNE 40mm, POZOST. 30mm

1. OBOWIAZUJĄ UWAGI ZAWARTE NA RYS. KA.A-01
2. ZESTAWIENIE STALI NA ODREBNYM ARKUSZU

±0,00 = 238,00 m n.p.m.
SPRAWDZIĆ Z PROJ. ARCH.