 


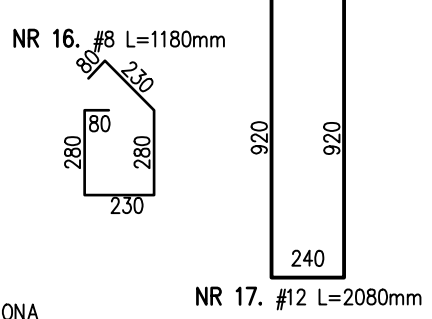
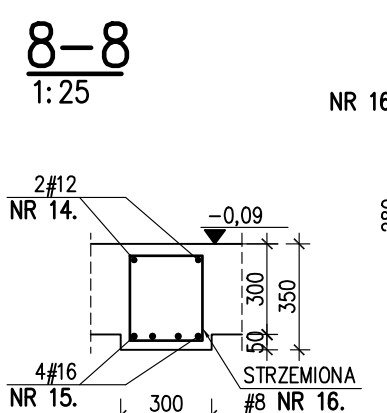
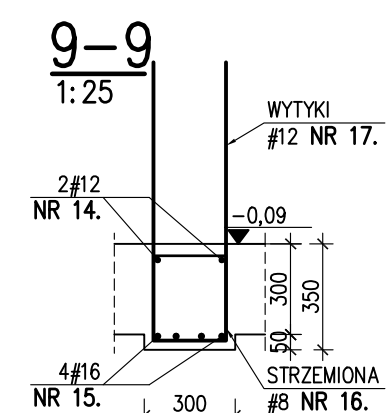
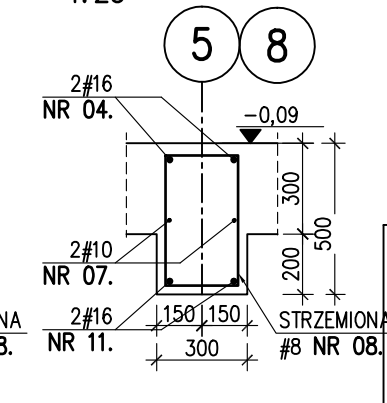
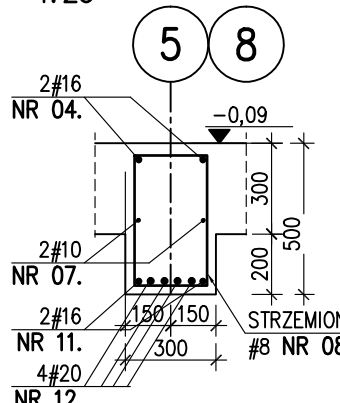
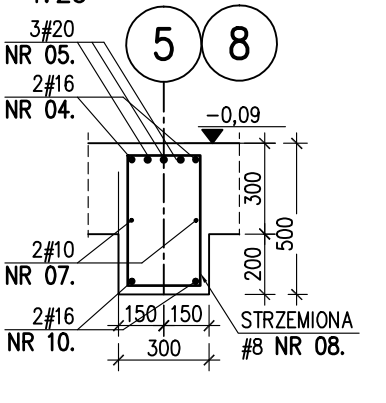
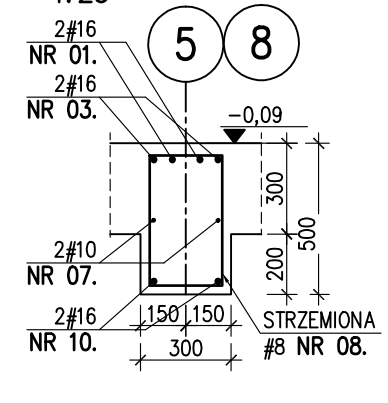
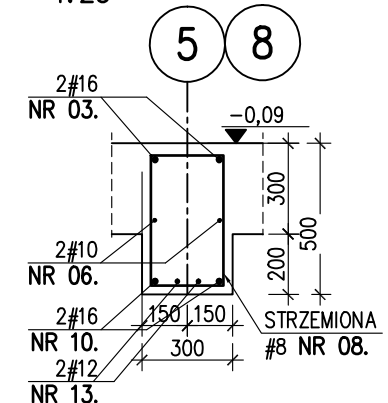
 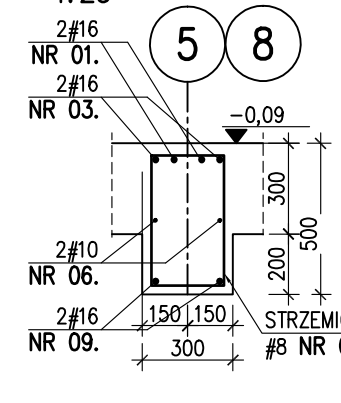
 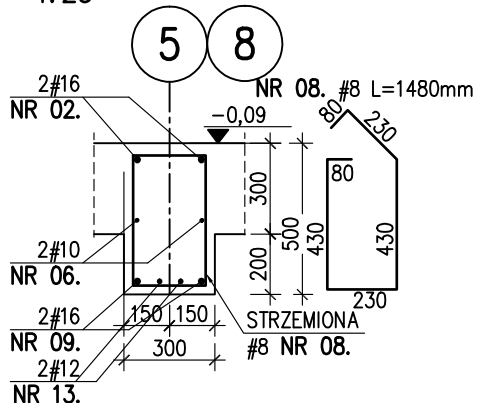
 
 
 
 
 




ZBROJENIE DOŁEM i GÓRA
POZ. GÓRY: -1,85m
GR.: 300mm
1:100


[300x500]
skala 1:50

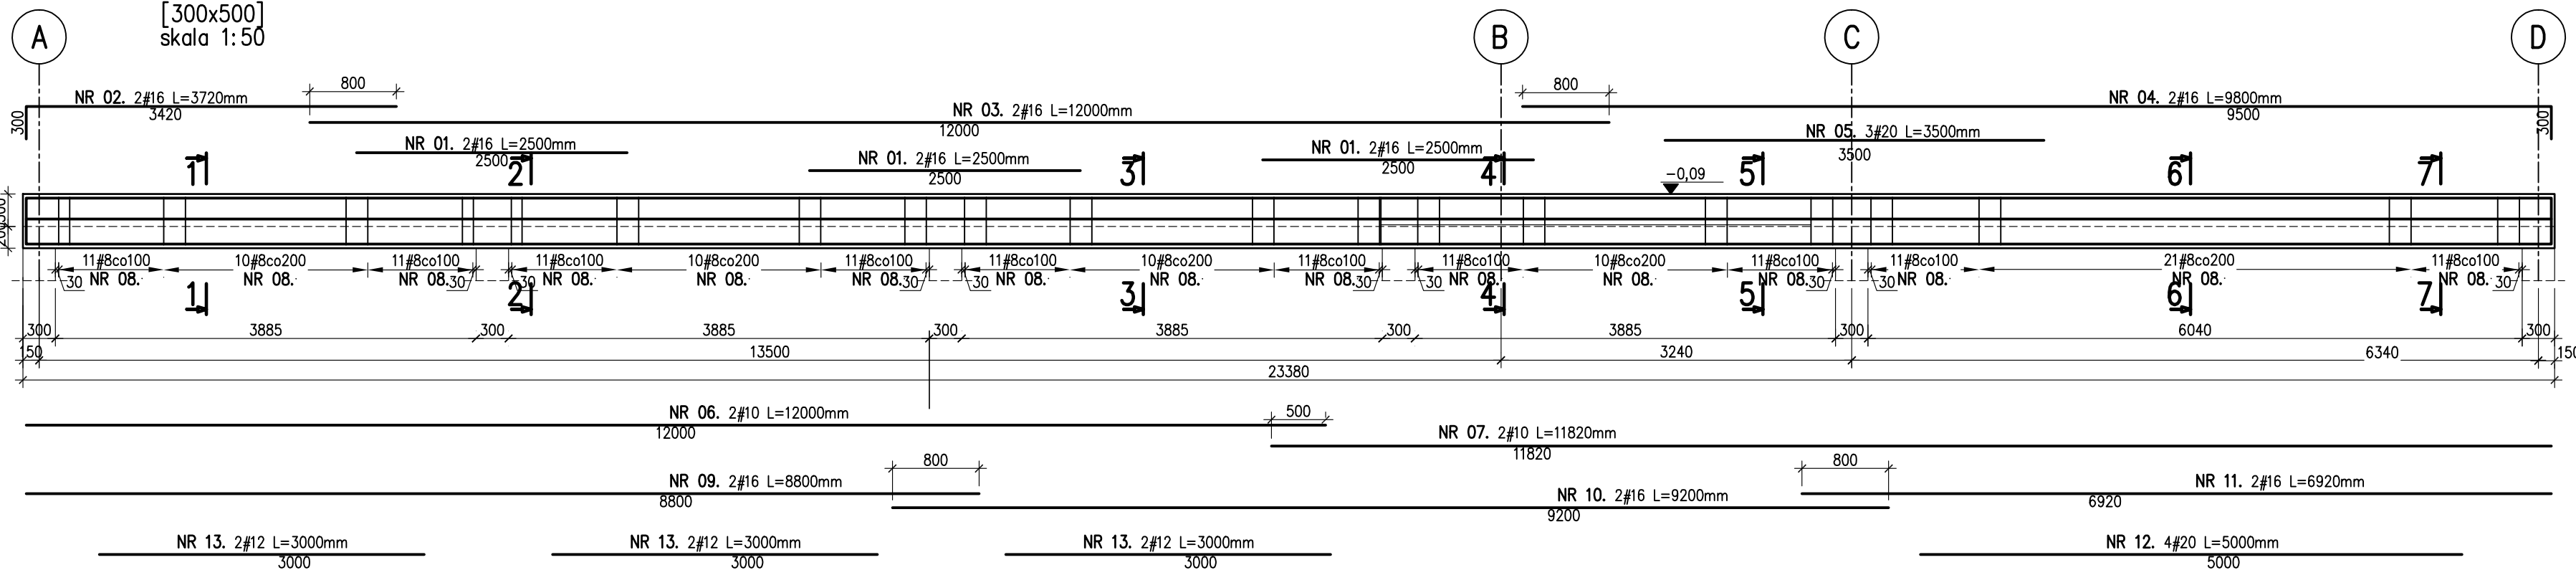

1:25
WKŁADKI DYSTANSOWE
1 szt./1m2 x 35,7m2 = ~36szt.

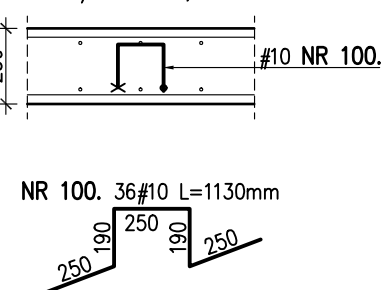

[300x2010]
skala 1:25

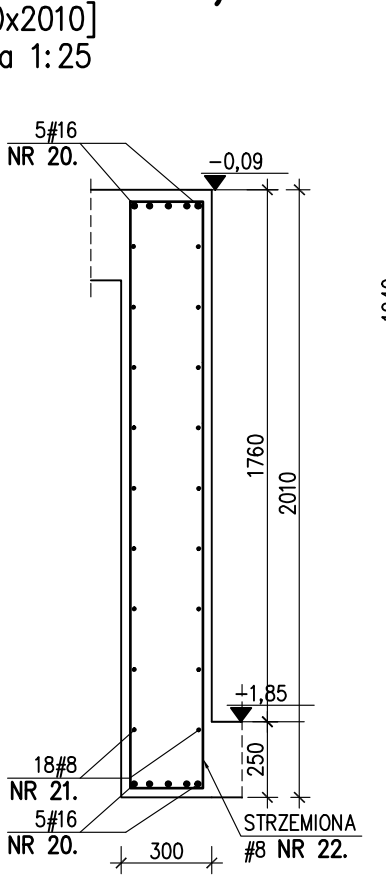


NR 22. #8 L=4500mm 5szt./mb
2.30

NR 20. 10#16 L=1200mm/mb
DOCIĄĆ NA BUDOWIE
Z PRĘTÓW 12m


NR 21. 18#8 L=1200mm/mb
DOCIĄĆ NA BUDOWIE
Z PRĘTÓW 12m

[300x440]
skala 1:25

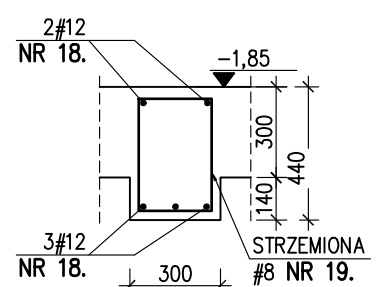


NR 19. #8 L=1360mm 5szt./mb

NR 18. 5#12 L=1200mm/mb
DOCIĄĆ NA BUDOWIE
Z PRĘTÓW 12m

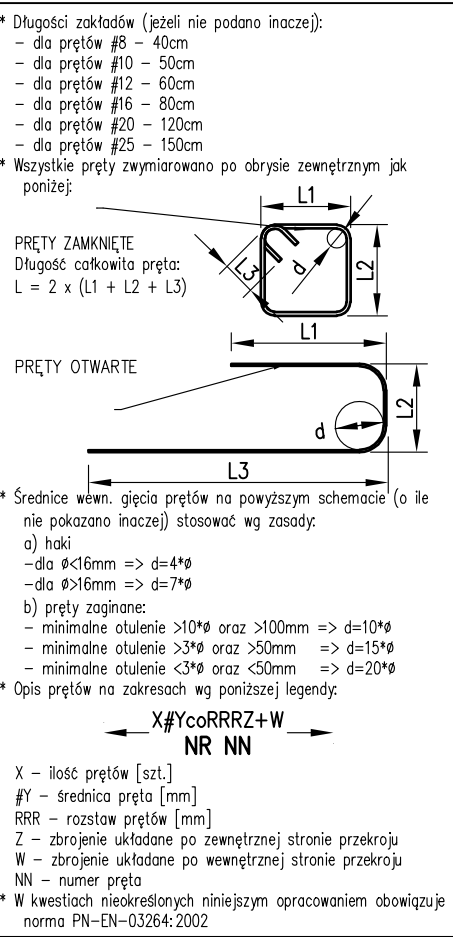


[300x350]
skala 1:50

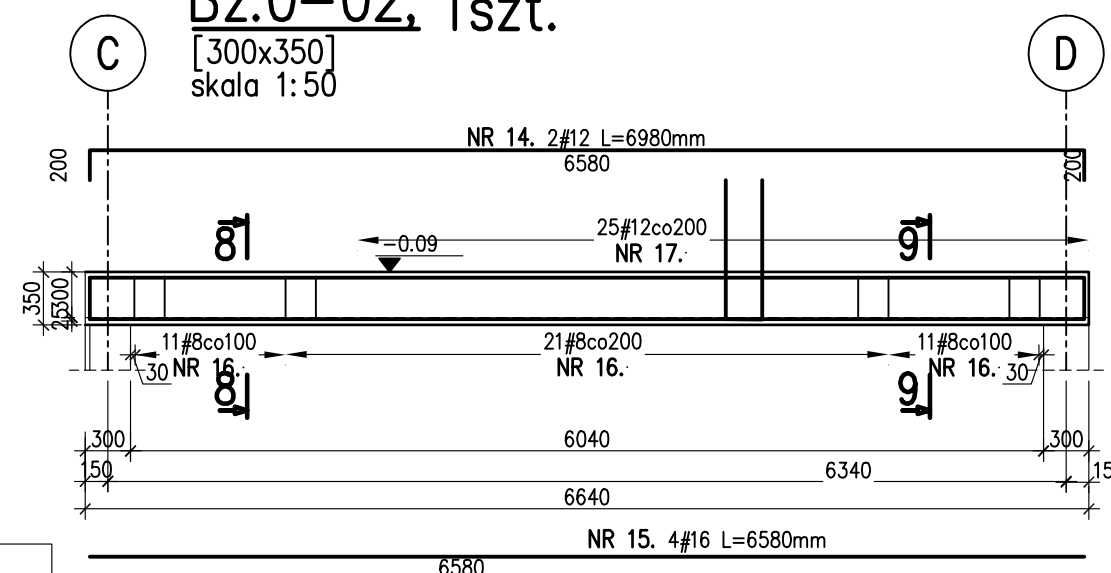

[300x350]
skala 1:25

NR 18. 4#12 L=1200mm/mb
DOCIAĆ NA BUDOWIE
Z PRĘTÓW 12m
2#12
NR 18. +WG ARCH. NR 26. #8 L=1220mm 5szt./mb

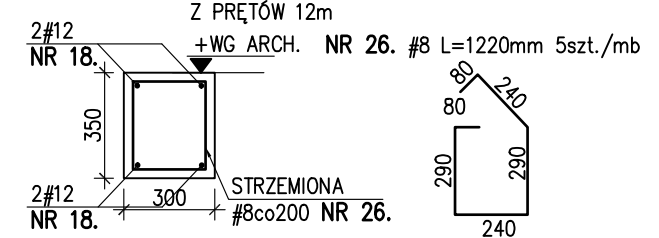

KSZTAŁT PRĘTA/SHAPE OF THE ROD		
NR 101.	#12	$\frac{165}{600}$
NR 102.	#12	$\frac{1696}{600}$ 165
NR 103.	#12	$\frac{2790}{600}$ 190
NR 104.	#12	$\frac{1690}{600}$ 190
NR 107.	#12	$\frac{1580}{600}$ 190

±0,00 = 238,00 m n.p.m.
SPRAWDZIĆ Z PROJ. ARCH.

JEDYNOSTKA PROJEKTOWA:		AWG INWESTYCJE		UL. GWINTEWSKIE SP. Z O.O. Al. Soltyśowskiej 10G/9 31-589 Kraków	
NAZWA INWESTYCJI Rozbudowa budowni Zespołu Szkół Techniczno- Informatycznych w Busku-Zdroju o sale gimnastyczną, budowa elementów małej architektury oraz utwardzeń, rozbiórka: sali gimnastycznej, częściach budynków garży, elementów małej architektury oraz instalacji, rozbiórka zewnętrznej instalacji wodociągowej oraz kanalizacji deszczowej oraz teletechnicznej. Budowa przyłączy oraz zewnętrznych instalacji: wodociągowej, kanalizacji sanitarnej i deszczowej oraz instalacji elektrycznej					
ADRES al. Mickiewicza 23, 28-100 Busko-Zdrój Jedn. 280101_4 Busko-Zdrój obr. 0009 dz. 121/1, 121/5, 121/6, 122/1, 122/6					
INWESTOR Powiat Buski al. Mickiewicza 15 28-100 Busko-Zdrój					
PROJEKTANT mgr inż. Waldemar Gwóźdź nr ewid. PDK/0045/PWOK/15		SPRAWDZAJĄCY mgr inż. Angelina Wiklińska nr ewid. MAP/0232/PBKb/19			
ZESPÓŁ PROJEKTOWY mgr inż. Dawid Plewa inż. Przemysław Nowak					
TYTUŁ RYSUNKU ZBROJENIE POZOSTAŁYCH ELEMENTÓW ŻELBETOWYCH					NUMER RYSUNKU KZ.A-16
BRANZA KONSTRUKCJA		SKALA WG_RYS.		DATA 06.2026	