



Bz.0-01a, 2szt.

[300x500]
skala 1:50

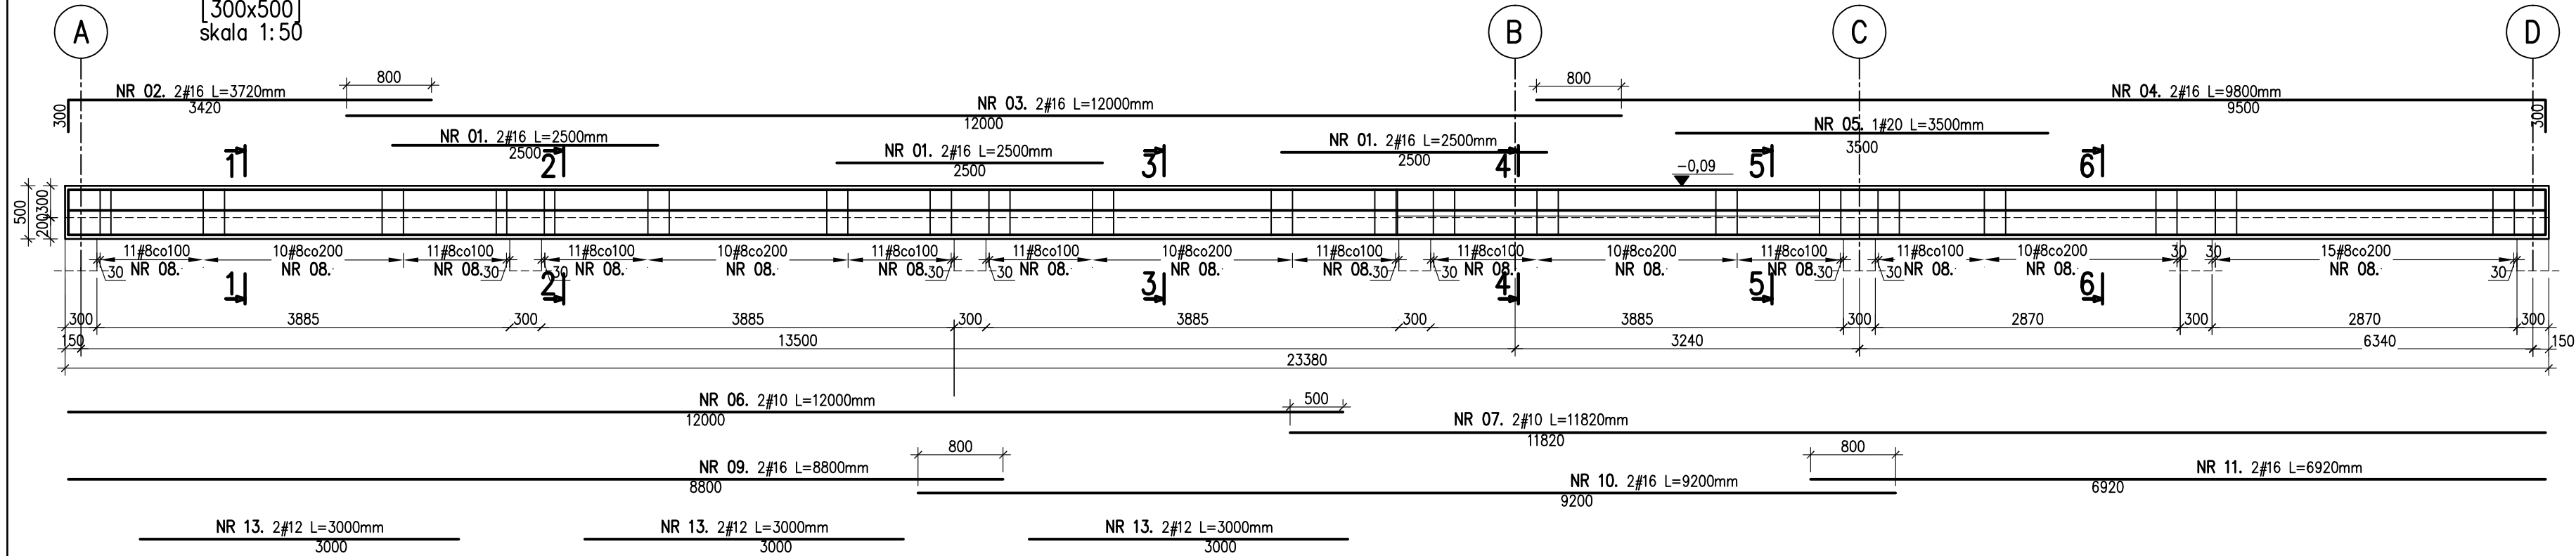

- * Długości zakładów (jeżeli nie podano inaczej):
- dla prętów #8 - 40cm
 - dla prętów #10 - 50cm
 - dla prętów #12 - 60cm
 - dla prętów #16 - 80cm
 - dla prętów #20 - 120cm
 - dla prętów #25 - 150cm

* Wszystkie pręty zwymerowane po obrysie zewnętrznym jak poniżej:

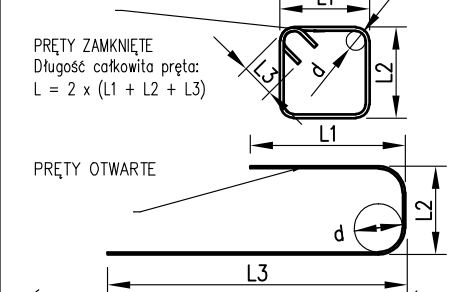

* Średnice wewn. głębia prętów na powyższym schemacie (o ile nie pokazano inaczej) stosować wg zasady:

- a) haki
- dla $\phi < 16\text{mm}$ => $d=4\phi$
 - dla $\phi > 16\text{mm}$ => $d=7\phi$
- b) pręty zagięte:
- minimalne otulenie $> 10\phi$ oraz $> 100\text{mm}$ => $d=10\phi$
 - minimalne otulenie $> 3\phi$ oraz $> 50\text{mm}$ => $d=15\phi$
 - minimalne otulenie $< 3\phi$ oraz $< 50\text{mm}$ => $d=20\phi$


* Opis prętów na zakresach wg poniższej legendy:

X#YcöRRRZ+W
NR NN


- X - ilość prętów [szt.]
#Y - średnica pręta [mm]
RRR - rozstaw prętów [mm]
Z - zbrojenie układane po zewnętrznej stronie przekroju
W - zbrojenie układane po wewnętrznej stronie przekroju
NN - numer pręta

* W kwestiach nieokreślonych niniejszym opracowaniem obowiązują norma PN-EN-03264:2002


1-1
1:25

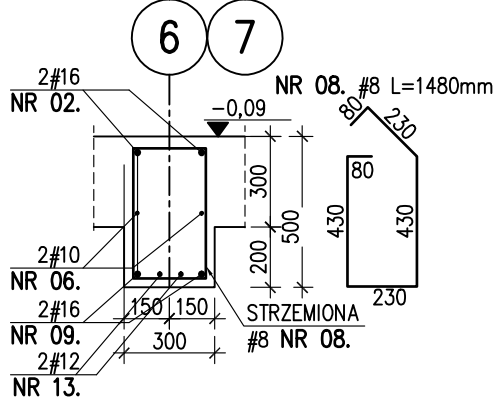


2-2
1:25

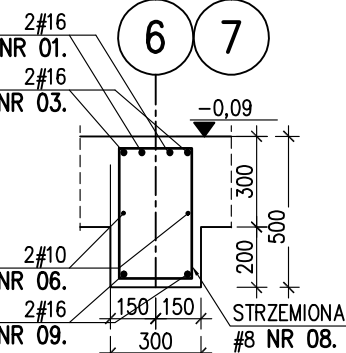


3-3
1:25

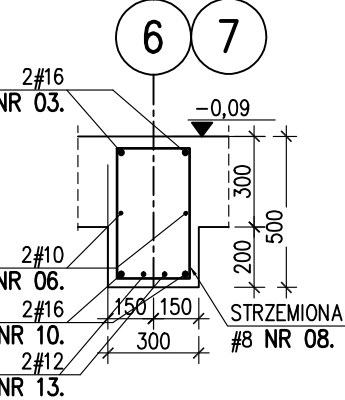


4-4
1:25

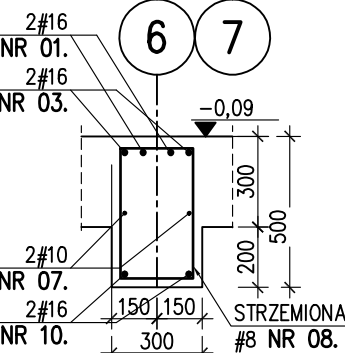

5-5
1:25

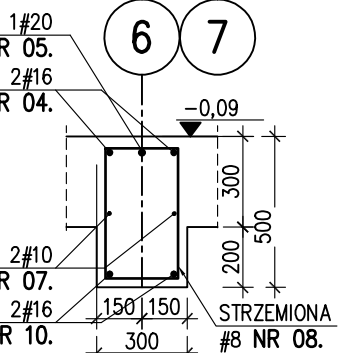

6-6
1:25

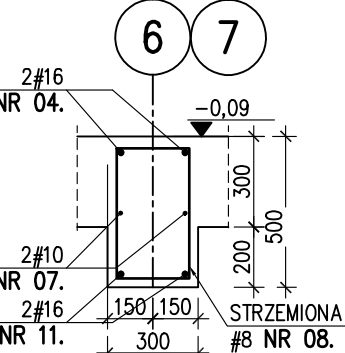

BETON C30/37 (B37) W8 W ELEMENTACH W GRUNIE
C30/37 (B37) W POZOSTAŁYCH ELEMENTACH

PODBETON W8 C8/10
STAL ZBROJENIOWA BST500 (AIIIN)
STAL STRZEMIONA RB500W, BST500

OTULINA ZBROJENIA:
POWIERZCHNIE STYKAJĄCE SIĘ Z GRUNTEM DOLNE 40mm, POZOST. 30mm

±0,00 = 238,00 m n.p.m.
SPRAWDZIĆ Z PROJ. ARCH.

JEDNOSTKA PROJEKTOWA:
AWG
INWESTYCJE

AWG INWESTYCJE Sp. z O.O.
ul. Sołtysowska 10G/9
31-589 Kraków

NAZWA INWESTYCJI
Rozbudowa budynku Zespołu Szkół Techniczno-Informatycznych w Busku-Zdroju o salę gimnastyczną, budowa elementów małej architektury oraz utwardzeń, rozbiórka: sali gimnastycznej, czterech budynków garaży, elementów małej architektury oraz utwardzeń, rozbiórka zewnętrznej instalacji wodociągowej, kanalizacji deszczowej oraz teletechnicznej. Budowa przyłączy oraz zewnętrznych instalacji: wodociągowej, kanalizacji sanitarnej i deszczowej oraz instalacji elektrycznej

ADRES
al. Mickiewicza 23, 28-100 Busko-Zdrój
jedn. 260101_4 Busko-Zdrój obr. 0009
dz. 121/1, 121/5, 121/6, 122/1, 122/6

INWESTOR
Powiat Buski
al. Mickiewicza 15
28-100 Busko-Zdrój

PROJEKTANT
mgr inż. Waldemar Gwóźdź
nr ewid. PDK/0045/PWOK/15

SPRAWDZAJĄCY
mgr inż. Angelina Wikiłńska
nr ewid. MAP/0232/PBKb/19

ZESPÓŁ PROJEKTOWY
mgr inż. Dawid Plewa
inż. Przemysław Nowak

TYTUŁ RYSUNKU
ZBROJENIE BELKI ŻELBETOWEJ

NUMER RYSUNKU
KZ.A-17

BRANŻA
KONSTRUKCJA

SKALA
WG_RYS.

DATA
06.2026