


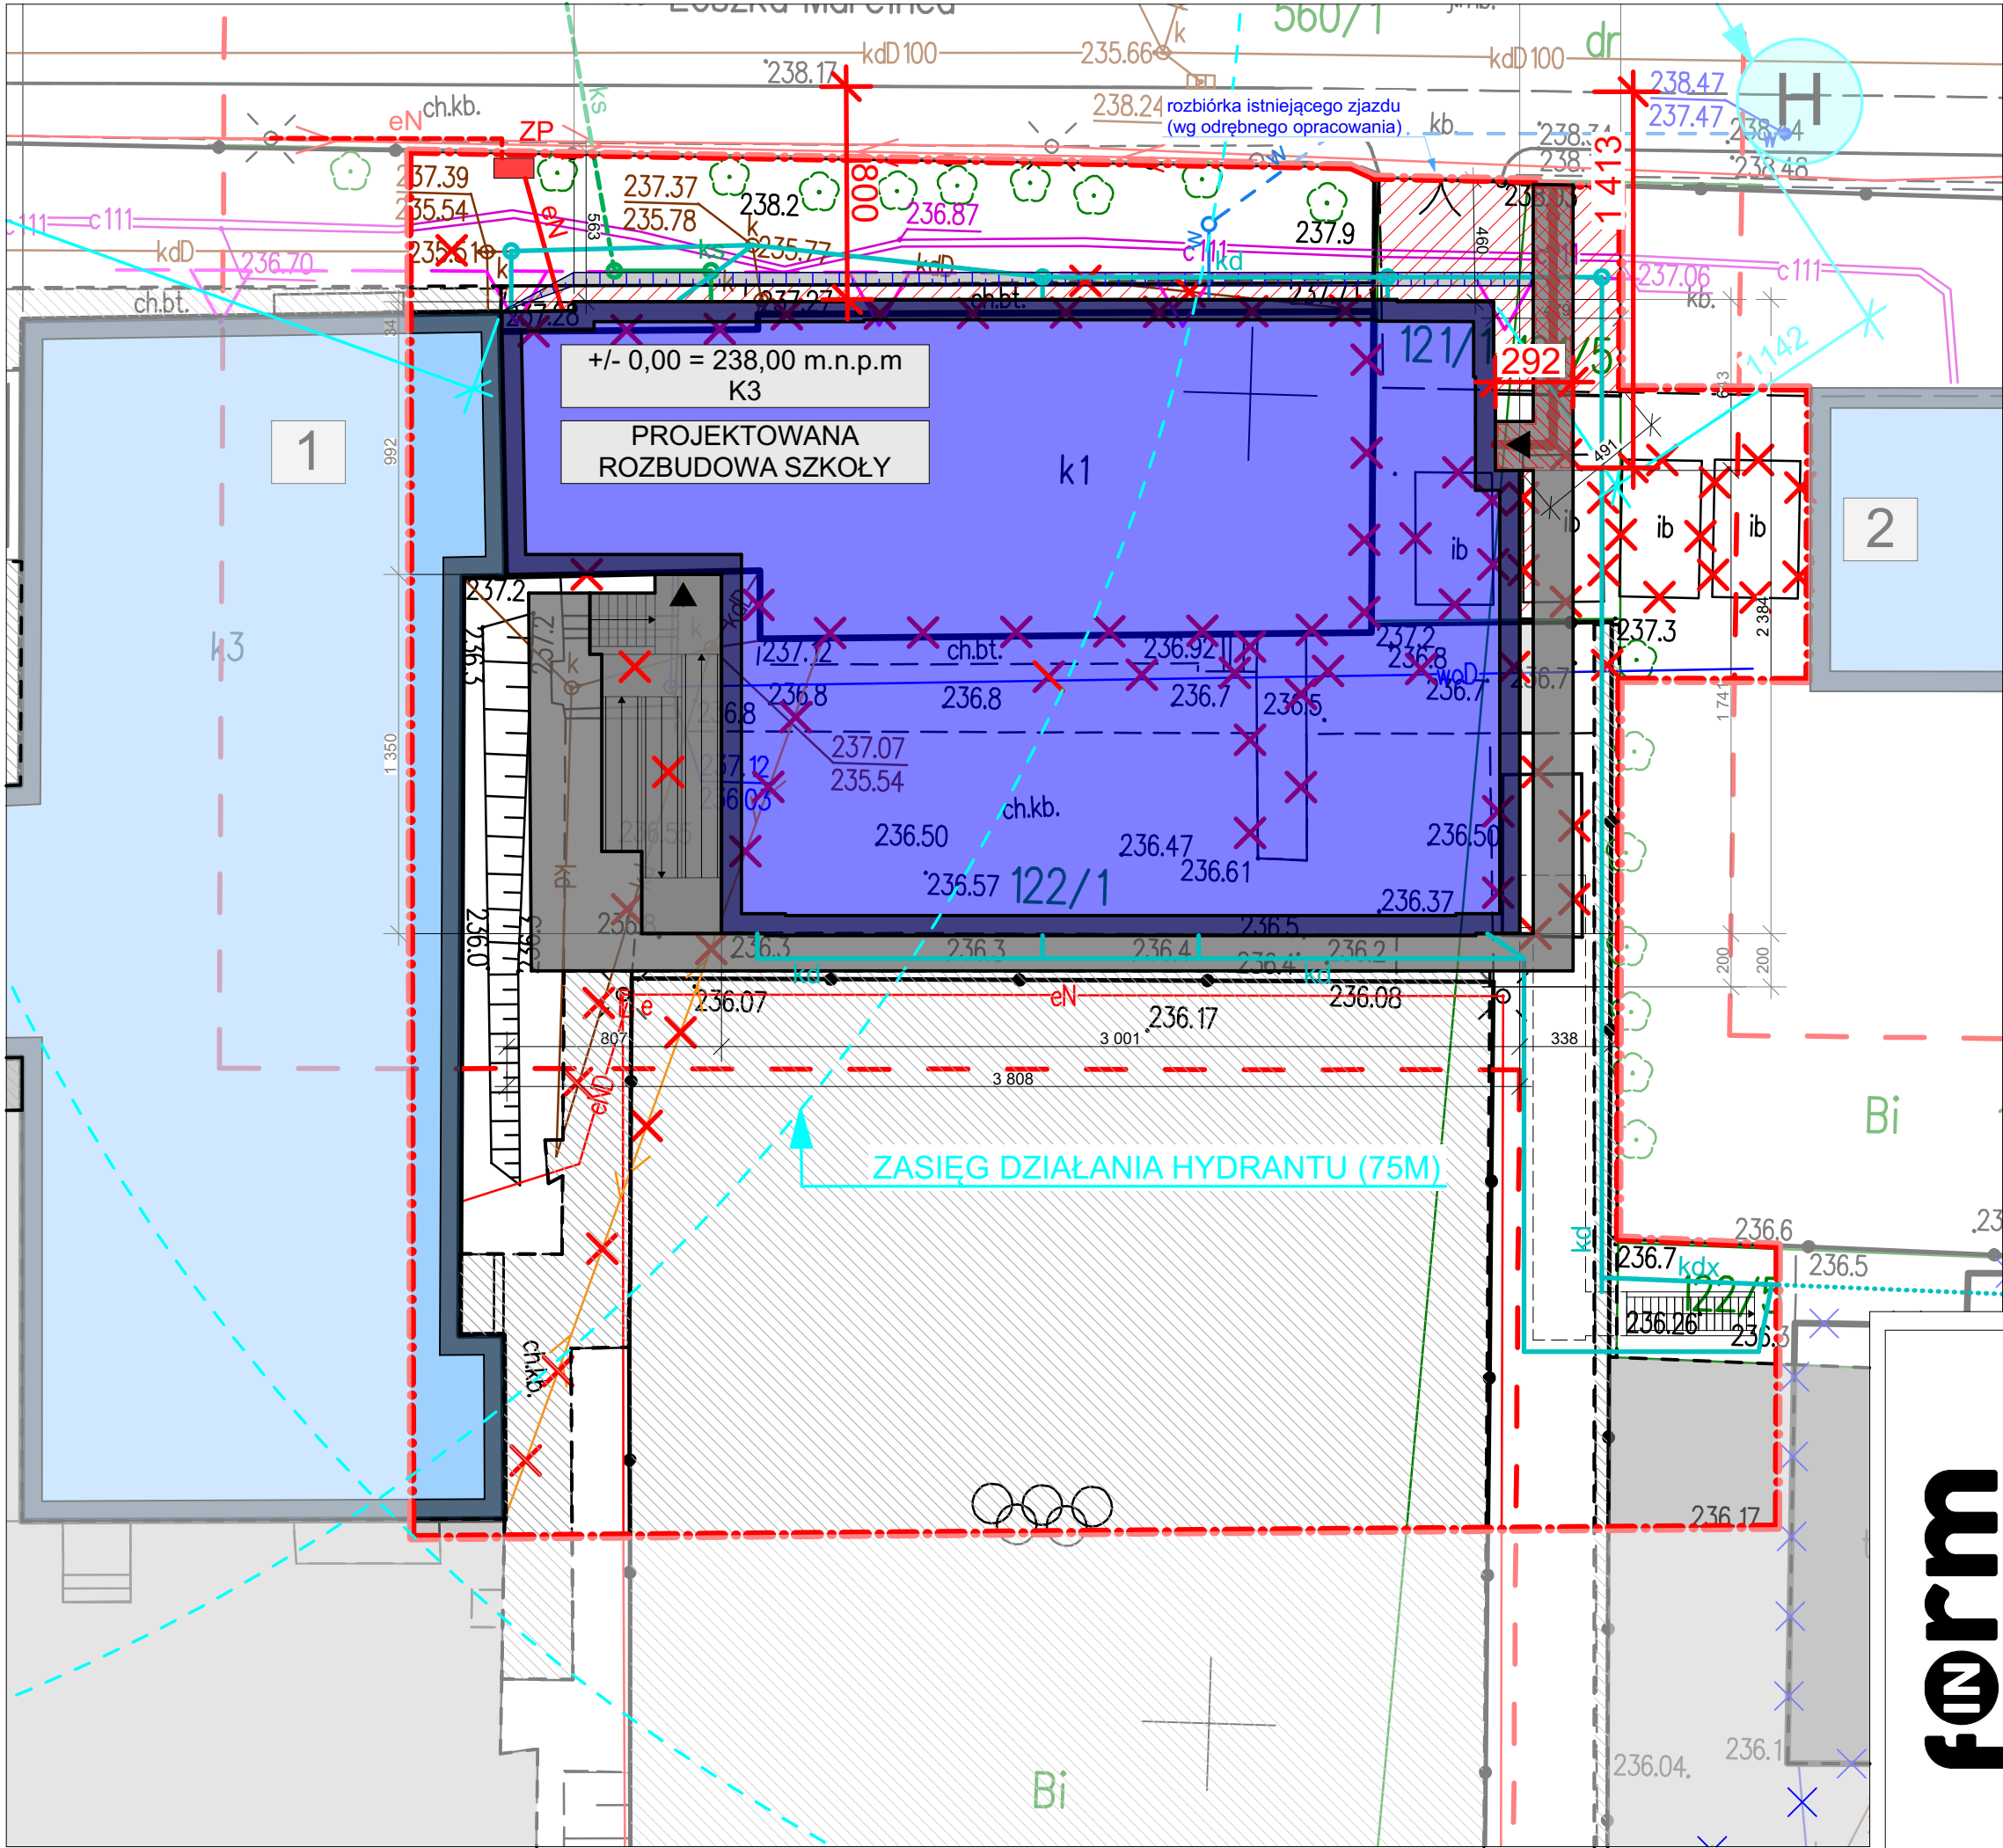

LEGENDA	
	granica obszaru opracowania = zakres oddziaływania obiektu
	istniejąca kubatura
	projektowana kubatura
	budynek istniejącej szkoły
	sąsiedni budynek użyteczności publicznej (Dom Harcerza)
	podziemne wyjście zapasowe z ukrycia kategorii U-1
	projektowane wejścia do budynku
	projektowane rozbiórki
	projektowane rozbiórki (wg odrębnego opracowania)
	projektowana skarpa
	projektowane utwardzenia
	projektowane dojście do drogi pożarowej długość= 11,93m
	istniejące utwardzenia
	projektowana rozbiórka utwardzeń
	projektowane schody zewnętrzne
	projektowana pochylnia zewnętrzna
	projektowana zewn. inst. kanalizacji deszczowej
	projektowane przyłącze kanalizacji sanitarnej
	projektowana zewn. inst. kanalizacji deszczowej (wg odrębnego opracowania)
	projektowane przyłącze kanalizacji deszczowej (wg odrębnego opracowania)
	projektowana zewn. inst. kanalizacji sanitarnej
	projektowane przyłącze kanalizacji sanitarnej
	projektowana zewn. instalacja wodociągowa
	projektowane przyłącze wodociągowe
	projektowany zestaw złączowo- pomiarowy
	projektowana zewnętrzna instalacja elektryczna
	projektowane przyłącze elektroenergetyczne (wg odrębnego opracowania)
	projektowana kubatura (wg odrębnego opracowania)
	projektowane utwardzenia (wg odrębnego opracowania)
	remont utwardzeń (wg odrębnego opracowania)

form

INWESTOR:		Powiat Buski	
		al. Mickiewicza 15, 28-100 Busko - Zdrój	
INWESTYCJA:			
Rozbudowa budynku Zespołu Szkół Techniczno- Informatycznych w Busku-Zdroju o salę gimnastyczną, budowa elementów małej architektury oraz utwardzeń, rozbiórka: sali gimnastycznej, czterech budynków garaży, elementów małej architektury oraz utwardzeń, rozbiórka zewnętrznej instalacji wodociągowej, kanalizacji deszczowej oraz teletechnicznej. Budowa przyłączy oraz zewnętrznych instalacji: wodociągowej, kanalizacji sanitarnej i deszczowej oraz instalacji elektrycznej			
al. Mickiewicza 23, 28-100 Busko-Zdrój, j. ewidencyjna: 260101.4 Busko-Zdrój, obreb: 0009, dz. nr 121/1, 121/5, 121/6, 122/1, 122/6			
PROJEKTANT-ARCHITEKT:	UPRAWNIENIA DO PROJ. B.O. W SPECJALN. ARCH.	NR. MPOIA/034/2003	PODPIS:
Krzysztof Stetkiewicz mgr inż. architekt			
PROJEKTANT-BRANŻA SANITARNA:	UPRAWNIENIA DO PROJ. B.O. W SPECJALN. SANIT.	NR. PDK/0163/POOS/05	PODPIS:
Krzysztof Drąg mgr inż.			
PROJEKTANT-BRANŻA ELEKTRYCZNA:	UPRAWNIENIA DO PROJ. B.O. W SPECJALN. ELEKTR.	NR. SLK/5674/POOE/14	PODPIS:
Łukasz Pyka mgr inż.			
OPRACOWAŁ:	NR PROJEKTU:	BRANŻA:	REW.
		PZT.2	
SKALA: 1:250	FORMAT: A3	KREŚLIŁ: KS	DATA: V 2026
TYTUŁ RYSUNKU: Projekt zagospodarowania terenu - wyciągnięcie z PZT.1		NR STRONY:	